

MAPA DO CELÓW PROJEKTOWYCH

Skala: 1:500

NAZWA MIEJSCOWOŚCI:

Kępno

JEDNOSTKA EWIDENCYJNA (identyfikator; nazwa):

300803_4; Kępno (M)

OBRĘB EWIDENCYJNY (identyfikator; nazwa):

300803_4.0001, Miasto Kępno

POŁOŻENIE (ulica, adres):

Kępno, ul. Broniewskiego, dz. 1263, 1588

GODŁO MAPY:

6.152.20.15.1.2

NAZWA UKŁADU WSPÓŁRZĘDNYCH PROSTOKĄTNYCH PŁASKICH:

PL-2000 strefa 6

NAZWA UKŁADU WYSOKOŚCI:

Kronsztad'60

INFORMACJE O SŁUŻEBNOŚCIACH GRUNTOWYCH:

Mapa została wykonana bez ustalenia służebności gruntowych

OZNACZENIE KANCELARYJNE ZGŁOSZENIA PRACY GEODEZYJNEJ:

ODGK.6640.400.2016

OZNACZENIE GRANIC AKTUALIZOWANEGO OBSZARU:

DATA OPRACOWANIA MAPY:

18-03-2016 r.

USŁUGI GEODEZYJNE I KARTOGRAFICZNE

SWIADENIWA CHARAKTERYSTYKI

ENERGETYCZNEJ BUDYNKÓW

GEODETA

Jarosław Rybczyński

63-600 Kępno, Białe Miły 2

tel. 660 792 630

NIP 619-194-09-34 REGON 301064783

(nazwa/mię i nazwisko podmiotu)

(podpis)

GEODETA UPRAWNIONY

upr. nr 21917

mgr inż. Jarosław Rybczyński

tel. 660 792 630

(imię i nazwisko geodety uprawnionego, nr uprawnień)

(podpis)

UWAGI:

Poswiadcza się, że niniejszy dokument został opracowany w wyniku prac geodezyjnych i kartograficznych, których rezultaty zawiera operat techniczny wpisany do ewidencji materiałów państwowego zasobu geodezyjnego i kartograficznego

STAROSTA KĘPIŃSKI

P.3008. 2016. 459

(identyfikator ewidencyjny w państwowym zasobie - operatu technicznego)

2016 -03- 25

(Data wpisania operatu technicznego do ewidencji materiałów zasobu)


Z up. STAROSTY

(imię, nazwisko i podpis osoby reprezentującej organ)

Gospodarka i Inżynieria

Geodeta Powiatowy

Maciej Tobiasz

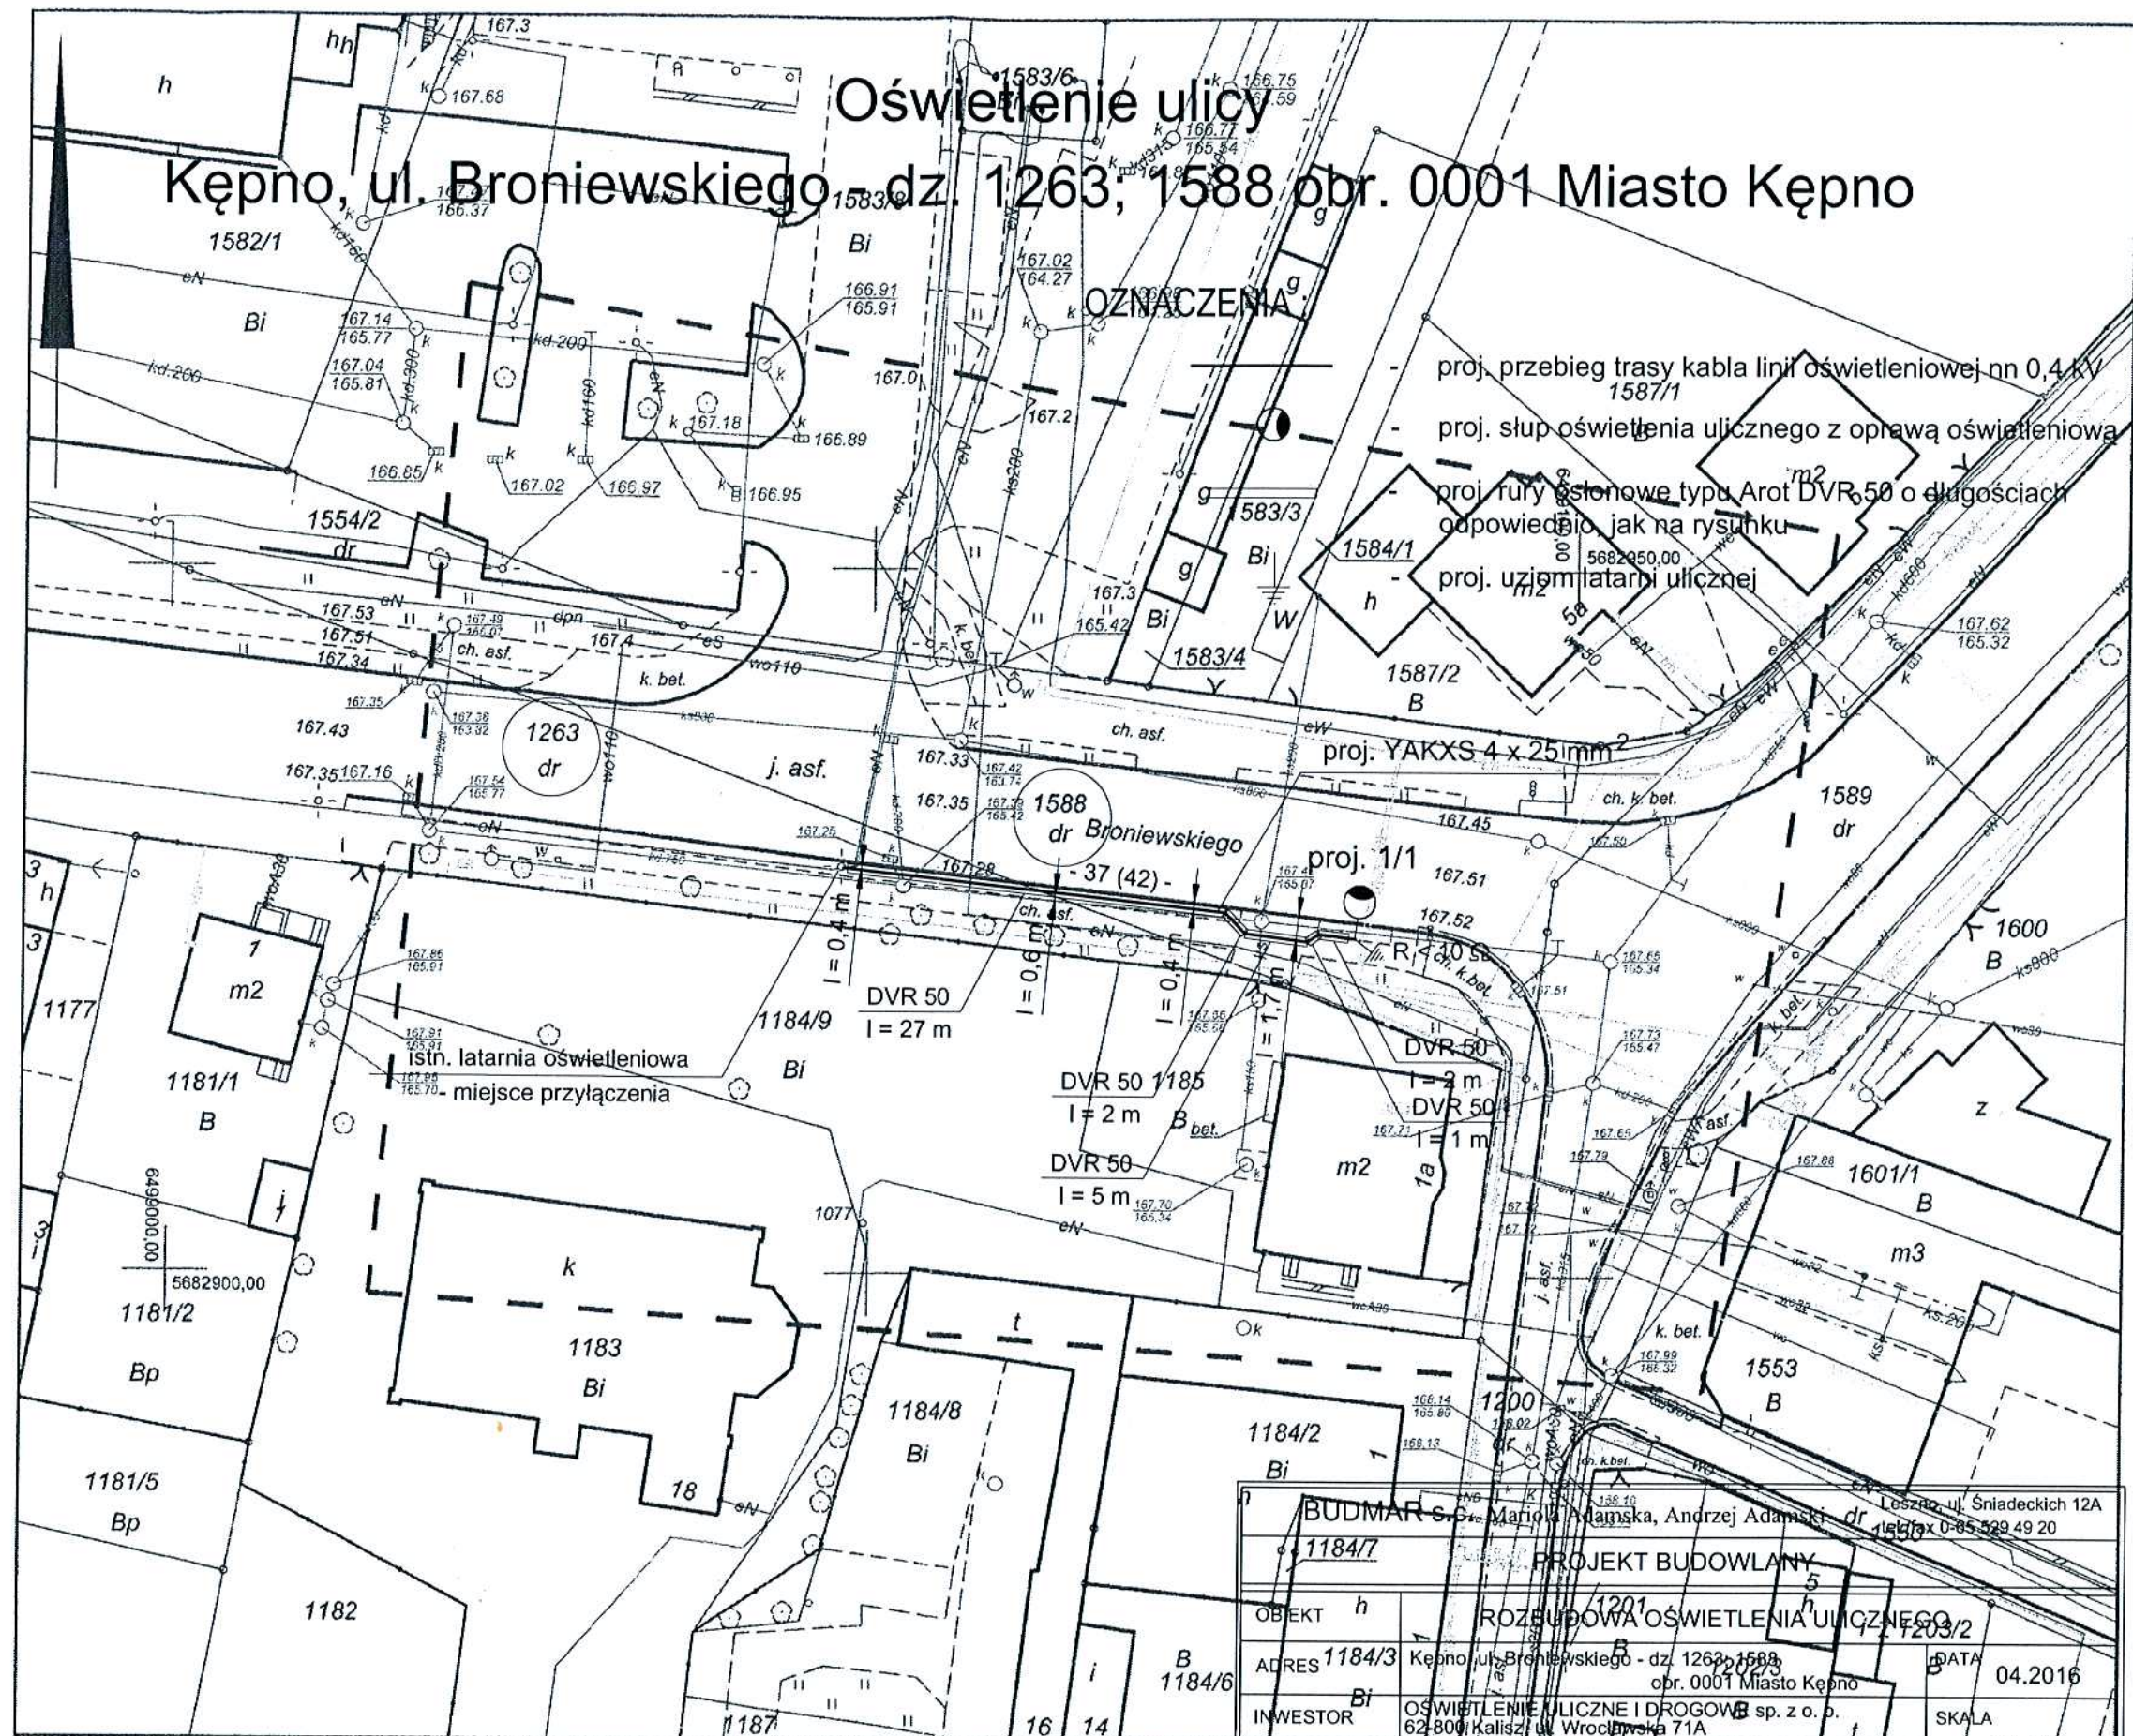

Rozbiórka (demontaż) istniejącej latarnii oświetlenia ulicznego
Kępno, ul. Staszica - dz. 1970/1 obr. 0001 Miasto Kępno

istn. słup wirowany sieci eenn z oprawą ośw.

- miejsca zasilania latarni przeznaczonej do rozbiórki (demontażu)

istn. latarnia oświetleniowa

- przeznaczona do rozbiórki
(demontażu)

BUDMAR S.C. Mariola Adamska, Andrzej Adamski		Leszno, ul. Śniadeckich 12A tel./fax 0-65 529 49 20	
PROJEKT BUDOWLANY			
OBIEKT	ROZBIÓRKA OŚWIETLENIA ULICZNEGO		
ADRES	Kępno, ul. Staszica - dz. 1970/1 obr. 0001 Miasto Kępno	DATA	04.2016
INWESTOR	OŚWIETLENIE ULICZNE I DROGOWE sp. z o. o. 62-800 Kalisz, ul. Wrocławska 71A		SKALA 1 : 500
BRANŻA	ELEKTRYCZNA		
PROJEKTANT	mgr inż. Andrzej Adamski	upr. proj. nr 1741/94/Lo spec. sieci i instalacje elektryczne	podpis <i>Adamski</i>
SPRAWDZIŁ	mgr inż. Wojciech Śnieżyński	upr. proj. nr 92/w/94/Lo spec. sieci i instalacje elektryczne	podpis
TYTUŁ RYSUNKU	Rozbiórka (demontaż) oświetlenia ulicznego		RYS. NR 2.